


RZUT - 1:125

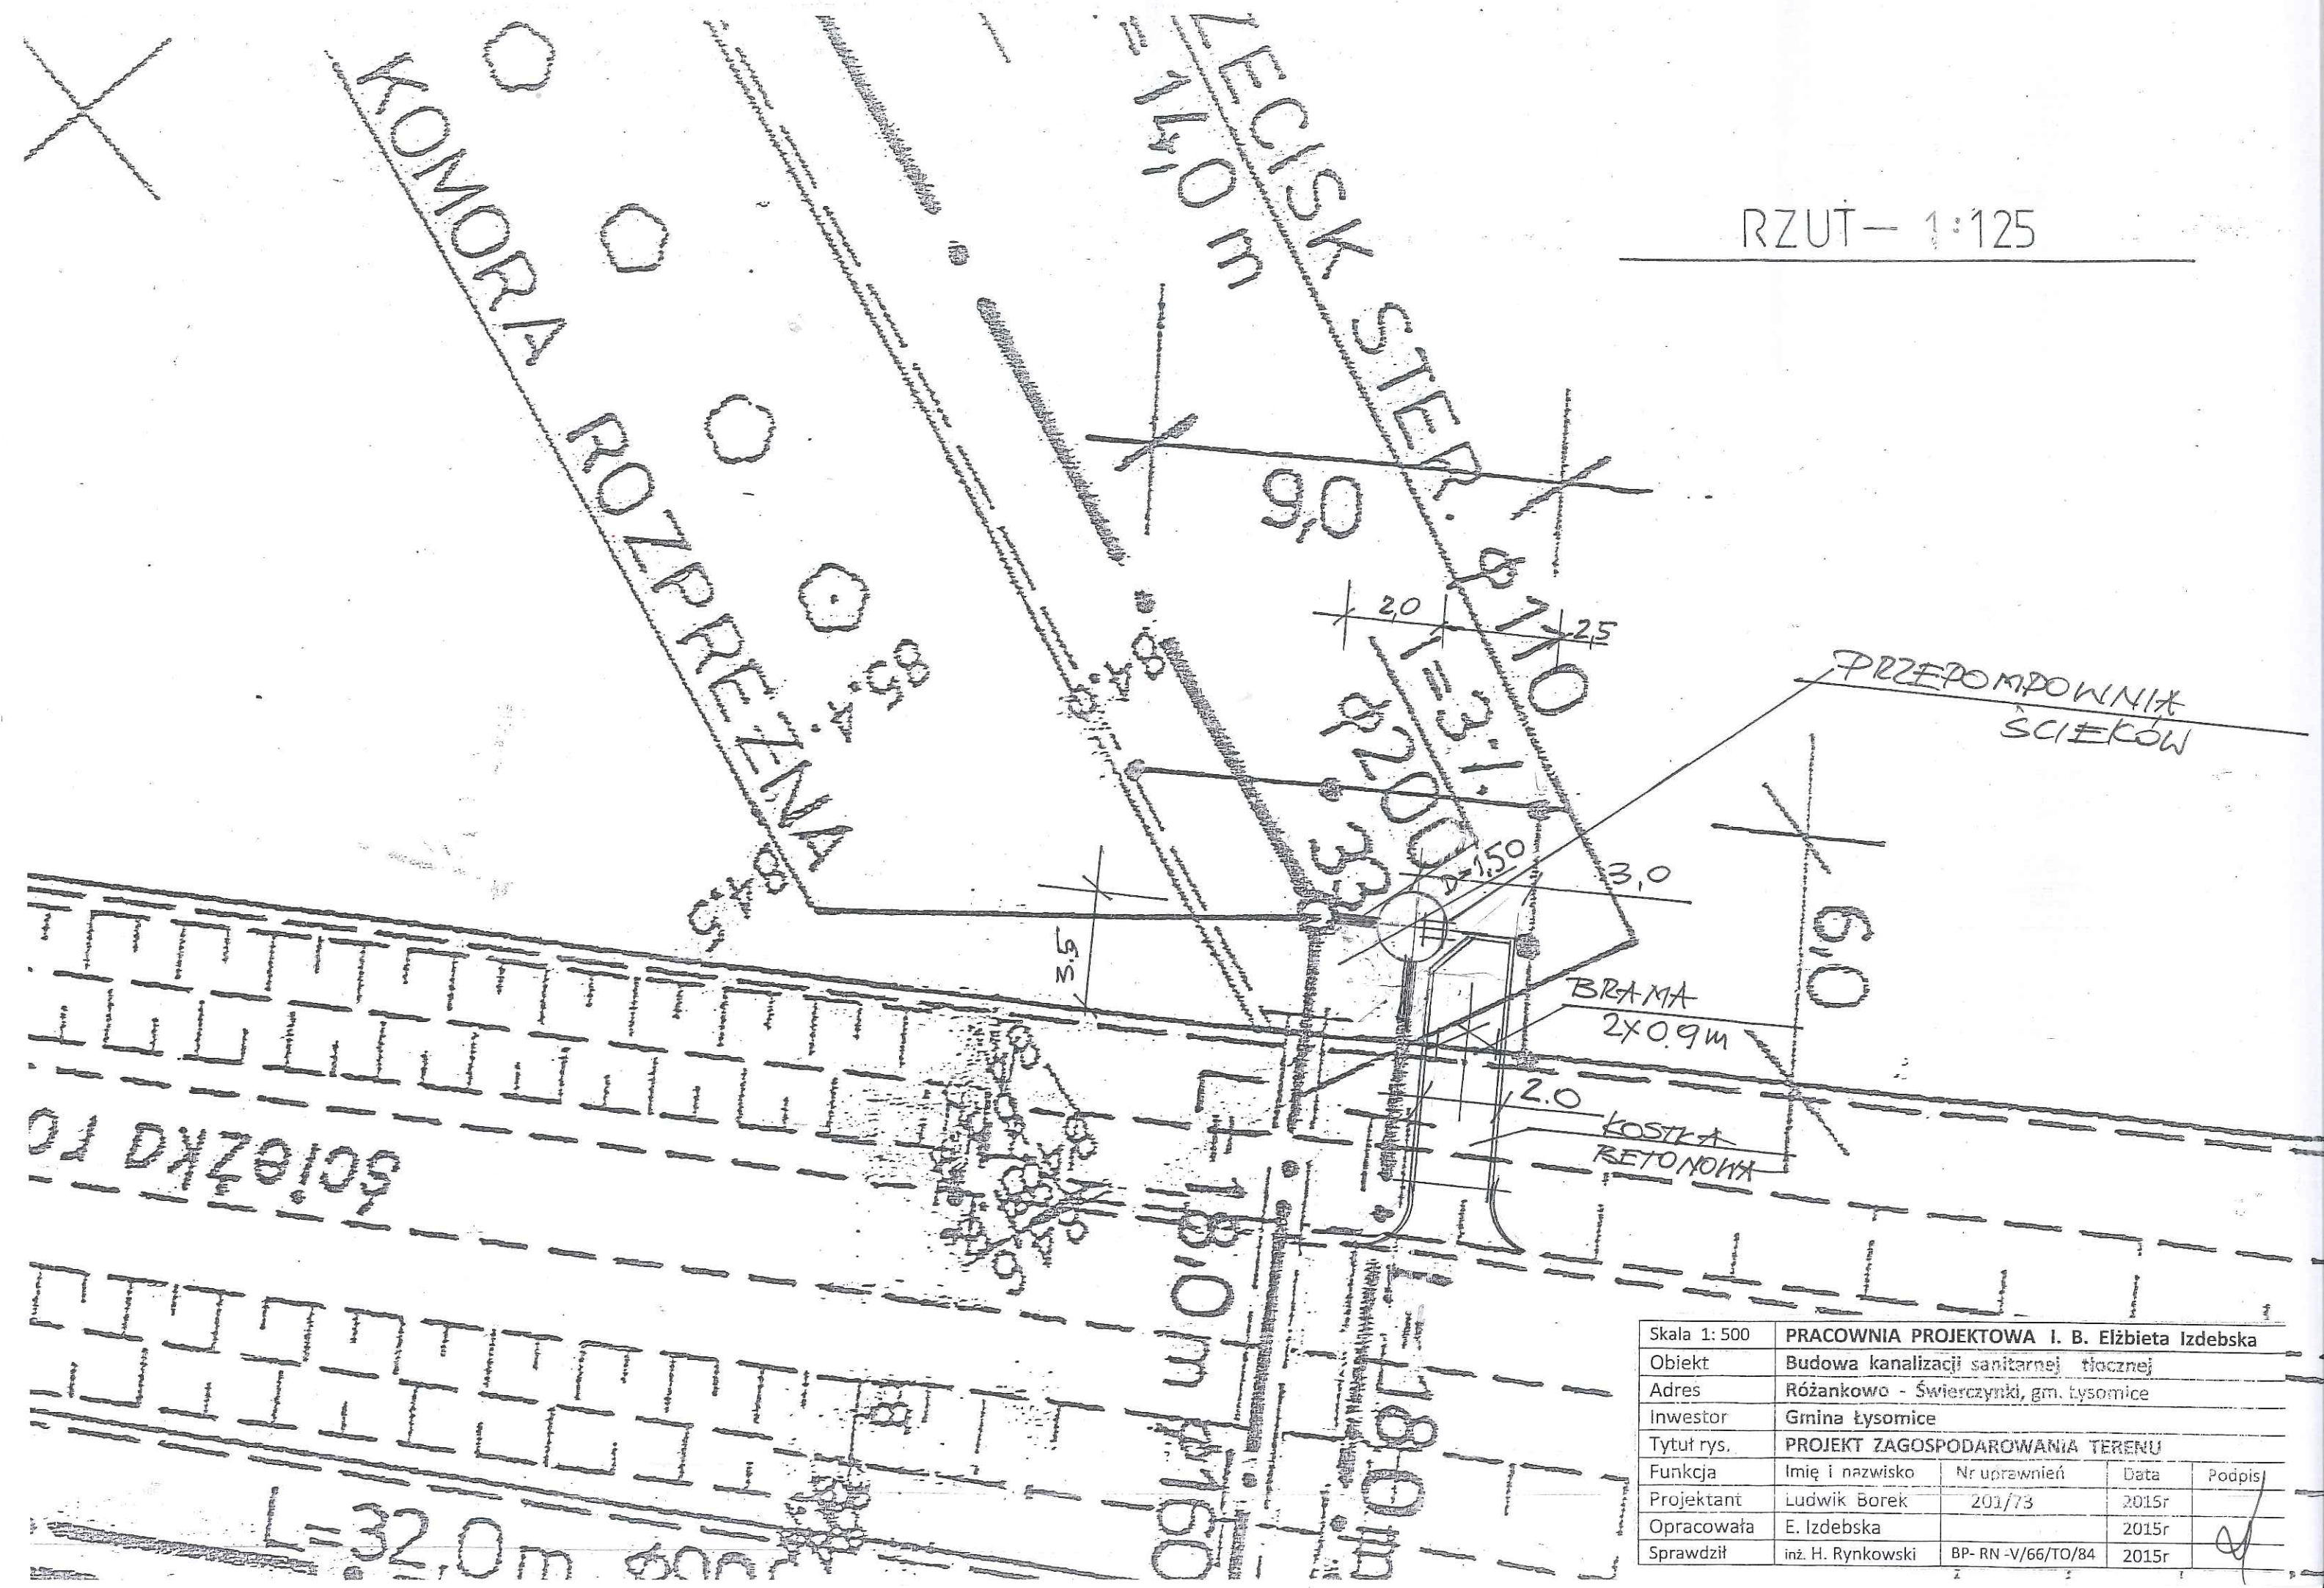

Skala 1: 500	PRACOWNIA PROJEKTOWA I. B. Elżbieta Izdebska			
Obiekt	Budowa kanalizacji sanitarnej tłocznej			
Adres	Różankowo - Świerczynki, gm. Łysomice			
Inwestor	Gmina Łysomice			
Tytuł rys.	PROJEKT ZAGOSPODAROWANIA TERENU			
Funkcja	Imię i nazwisko	Nr uprawnień	Data	Podpis
Projektant	Ludwik Borek	201/73	2015r	
Opracowała	E. Izdebska		2015r	
Sprawdził	inż. H. Rynkowski	BP- RN -V/66/TO/84	2015r	